

Bourgogne-Franche-Comté, Jura
Saint-Claude
1 rue du Tomachon

filature de coton

Références du dossier

Numéro de dossier : IA39000445
Date de l'enquête initiale : 1992
Date(s) de rédaction : 1997
Cadre de l'étude : patrimoine industriel patrimoine industriel du Jura
Degré d'étude : étudié

Désignation

Dénomination : filature, moulin à blé, établissement administratif
Précision sur la dénomination : filature de coton
Appellation : Moulin du Tomachon, puis usine de pipes Reymondet-Gruet Frères, puis usine d'estampage et d'emboutissage de l'Emboutissage Jurassien
Destinations successives : usine de tournerie, usine de pipes, usine d'estampage, usine d'emboutissage
Parties constituantes non étudiées : bâtiment d'eau, atelier de fabrication, entrepôt industriel, pièce de séchage, logement, garage, buanderie, canal

Compléments de localisation

Milieu d'implantation : en ville
Réseau hydrographique : dérivation du Tacon
Références cadastrales : . 1809 G 1 à 5 ; . 1980 AW 2 à 5, 12 à 15

Historique

Attesté en 1666, le moulin du Tomachon accueille à partir de 1780 la première filature de coton du Jura, due à l'évêque de Saint-Claude. Acquisée à la Révolution par Claude Dumoulin, propriétaire de la [maison de l'infirmier](#) située près du chevet de l'[église abbatiale](#), elle devient filature à l'anglaise, reconstruite (partiellement ?) après l'incendie de 1799 et dotée d'un atelier de tissage des calicots en 1823. Rachetée entre 1842 et 1845 par Roy et Ganivet, elle est considérablement agrandie vers 1850 lors de sa transformation en moulin à l'anglaise. Ce dernier est tenu après 1858 par Druard, d'Oyonnax, qui le convertit en usine de tournerie et y pratique la location de places. Il passe en 1885 aux frères Reymondet lesquels, réunis en 1892 au sein de la société Reymondet Gruet Frères, fabriquent des pipes (120 à 130 000 par semaine dans la décennie 1890) et poursuivent la location de force motrice (à des tourneurs ou des diamantaires par exemple). Acquéreur du site en 1937, Louis Dunod transfère, au rez-de-chaussée du bâtiment principal (les étages étant loués à divers artisans), la fabrique de viroles créée vers 1919 au faubourg Marcel par Henri Genoud. Fondateur de la S.A.R.L. l'Emboutissage jurassien, il oriente la fabrication vers les tubes, les pièces détachées pour les cycles et les appareils ménagers, etc., et édifie un entrepôt vers 1940 (actuelle remise à automobile) et un hangar vers 1954. Dans les années 1970, la société est rapatriée au faubourg Marcel et le site du Tomachon devient une friche industrielle. Il est partiellement détruit en 1993 et 1994 lors de sa transformation en centre administratif. Broches mécaniques remplaçant les rouets manuels en 1795, 20 métiers à tisser en 1823, 4000 broches en 1842. Une roue de côté de 3, 60 m de diamètre, 4 paires de meules et un battoir à chanvre en 1850. Vers 1863, construction par Dalloz-Dessertine d'une machine permettant de sculpter 14 têtes de pipes simultanément (actuellement au musée de la Pipe et du Diamant). 250 femmes à la filature en 1789, 300 ouvriers en 1823, 200 en 1833. 5 personnes en 1851. 48 personnes (dont 2 à domicile) sur les sites de l'Emboutissage jurassien en 1948, 6 (dont une à domicile) à la S.A.R.L. Buffet installée dans l'un des étages du bâtiment.

Période(s) principale(s) : 3e quart 18e siècle (?), 1er quart 19e siècle (), 2e quart 19e siècle ()
Période(s) secondaire(s) : milieu 20e siècle ()

Description

Atelier de fabrication : sous-sol à l'est voûté en plein cintre, 2 étages carrés desservis par escaliers droit et tournant (dans le logement), comble à surcroît à charpente en bois, croupes. Surface du site en m² : 15543

Éléments descriptifs

Matériau(x) du gros-œuvre, mise en œuvre et revêtement : calcaire, moellon, enduit ; béton, parpaing de béton, enduit

Matériau(x) de couverture : tuile mécanique, béton en couverture

Étage(s) ou vaisseau(x) : sous-sol, 2 étages carrés, comble à surcroît

Couvrements : charpente en bois apparente

Élévations extérieures : élévation à travées

Type(s) de couverture : terrasse ; toit à longs pans ; appentis ; croupe ; pignon couvert

Escaliers : escalier dans-œuvre : escalier tournant à retours, escalier en maçonnerie, escalier en charpente ; escalier dans-œuvre : escalier droit, escalier en charpente

Énergies : énergie hydraulique : produite sur place, turbine hydraulique ; énergie électrique : achetée

Typologies et état de conservation

État de conservation : établissement industriel désaffecté

Statut, intérêt et protection

Statut de la propriété : propriété privée

Références documentaires

Documents figurés


- **Règlement d'eau des usines de l'Hôpital et de celles des SSrs Ganivet et consorts. Plan général.**
Règlement d'eau des usines de l'Hôpital et de celles des SSrs Ganivet et consorts. Plan général. Dessin, 29 août 1850. Echelle 1:1000, par Ferrand, C. (ingénieur)
Archives départementales du Jura, Montmorot
- **Immeuble 1 rue du Tomachon. Etat des lieux. Plan du 1er étage.**
Immeuble 1 rue du Tomachon. Etat des lieux. Plan du 1er étage. Dessin, tirage, 1991. Echelle 1:50, par Bissieux, Jean (architecte)
Mairie, Services techniques, Saint-Claude
- **Immeuble 1 rue du Tomachon. Etat des lieux. Pignon ouest sur rue du Tomachon.**
Immeuble 1 rue du Tomachon. Etat des lieux. Pignon ouest sur rue du Tomachon. Dessin, tirage, 1991. Echelle 1:50, par Bissieux, Jean (architecte)
Mairie, Services techniques, Saint-Claude
- **Fabrique de pipes Reymondet-Gruet Frères.**
Fabrique de pipes Reymondet-Gruet Frères. Dessin imprimé, papier à en-tête, 27 décembre 1927. H. Gérault impr.
Archives départementales du Jura, Montmorot
- **Immeuble 1 rue du Tomachon. Etat des lieux. Plan des combles.**
Immeuble 1 rue du Tomachon. Etat des lieux. Plan des combles. Dessin, tirage, 1991. Echelle 1:50, par Bissieux, Jean (architecte)
Mairie, Services techniques, Saint-Claude
- **Immeuble 1 rue du Tomachon. Etat des lieux. Façade nord.**
Immeuble 1 rue du Tomachon. Etat des lieux. Façade nord. Dessin, tirage, 1991. Echelle 1:50, par Bissieux, Jean (architecte)
Mairie, Services techniques, Saint-Claude

- **Immeuble 1 rue du Tomachon. Etat des lieux. Façade sud.**
Immeuble 1 rue du Tomachon. Etat des lieux. Façade sud. Dessin, tirage, 1991. Echelle 1:50, par Bissieux, Jean (architecte)
Mairie, Services techniques, Saint-Claude
- **Immeuble 1 rue du Tomachon. Etat des lieux. Plan du 2eme étage.**
Immeuble 1 rue du Tomachon. Etat des lieux. Plan du 2eme étage. Dessin, tirage, 1991. Echelle 1:50, par Bissieux, Jean (architecte)
Mairie, Services techniques, Saint-Claude
- **Immeuble 1 rue du Tomachon. Etat des lieux. Plan du rez-de-chaussée.**
Immeuble 1 rue du Tomachon. Etat des lieux. Plan du rez-de-chaussée. Dessin, tirage, 1991. Echelle 1:50, par Bissieux, Jean (architecte)
Mairie, Services techniques, Saint-Claude
- **L'Emboutissage jurassien. Saint-Claude (Jura) [vue d'ensemble depuis le nord dans la décennie 1940].**
L'Emboutissage jurassien. Saint-Claude (Jura) [vue d'ensemble depuis le nord dans la décennie 1940]. Photographie, s.d. [2e quart 20e siècle, décennie 1940], par Dalloz (photographe). Dans : " L'Opinion économique et financière ", juillet 1949, n° 2, p. 160.
- **Immeuble 1 rue du Tomachon. Etat des lieux. Pignon est et coupe.**
Immeuble 1 rue du Tomachon. Etat des lieux. Pignon est et coupe. Dessin, tirage, 1991. Echelle 1:50, par Bissieux, Jean (architecte)
Mairie, Services techniques, Saint-Claude
- **Saint-Claude.- Fabrique de pipes : les râpeurs.**
Saint-Claude.- Fabrique de pipes : les râpeurs. Gravure, s.d. [4e quart 19e siècle, entre 1890 et 1900], par Fraipont, Gustave (dessinateur). Dans : " Le Jura et le pays franc-comtois " / Gustave Fraipont : Paris, Henri Laurens, s.d. [entre 1890 et 1900], p. 289.
- **Saint-Claude (Jura).- Vallée du Tacon. Le Mont-Chaboud.- Le Tomachon.**
Saint-Claude (Jura).- Vallée du Tacon. Le Mont-Chaboud.- Le Tomachon. Carte postale, s.d. [1er quart 20e siècle]. Malfroy éd.
Collection particulière : Gérard Chapel, Saint-Claude
- **Saint Claude. - Fabrique de pipes : calibreur et ébaucheur.**
Saint Claude. - Fabrique de pipes : calibreur et ébaucheur. Gravure, s.d. [4e quart 19e siècle, entre 1890 et 1900], par Fraipont, Gustave (dessinateur). Dans : " Le Jura et le pays franc-comtois " / Gustave Fraipont, Paris : Henri Laurens, s.d. [entre 1890 et 1900], p. 305.
Archives municipales, Saint-Claude
- **Réglement d'eau des usines de l'Hôpital et de celles des SSrs Ganivet et consorts. Plan général [détail de l'usine].**
Réglement d'eau des usines de l'Hôpital et de celles des SSrs Ganivet et consorts. Plan général [détail de l'usine]. Dessin, 29 août 1850. Echelle 1:1000, par Ferrand, C. (ingénieur)
Archives départementales du Jura, Montmorot
- **Saint-Claude. Polisseuses de pipes.**
Saint-Claude. Polisseuses de pipes. Gravure, s.d. [4e quart 19e siècle, entre 1890 et 1900], par Fraipont, Gustave (dessinateur). Dans : " Le Jura et le pays franc-comtois " / Gustave Fraipont, Paris : Henri Laurens, s.d. [entre 1890 et 1900], p. 293.

Liens web


- Voir le dossier initial numérisé : <https://patrimoine.bourgognefranchecomte.fr/gtrudov/IA39000445/index.htm>

Illustrations

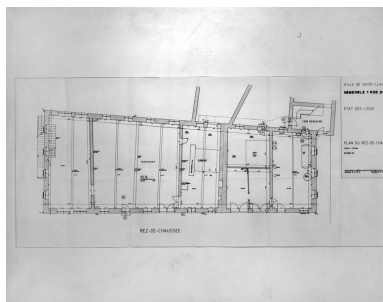


Immeuble 1 rue du Tomachon. Etat des lieux. Plan du rez-de-chaussée.

Phot. Yves Sancey,
Phot. Jean Bissieux
IVR43_19923900423V

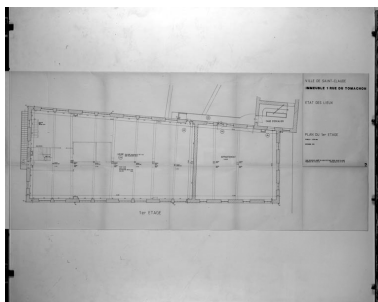


Immeuble 1 rue du Tomachon. Etat des lieux. Plan du 1er étage.

Phot. Yves Sancey,
Phot. Jean Bissieux
IVR43_19963901177V

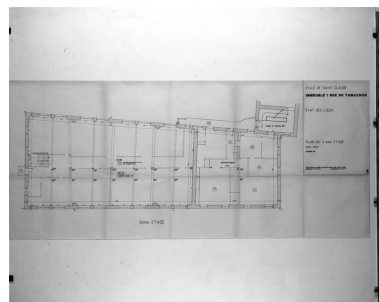


Immeuble 1 rue du Tomachon. Etat des lieux. Plan du 2ème étage.

Phot. Yves Sancey,
Phot. Jean Bissieux
IVR43_19963901178V

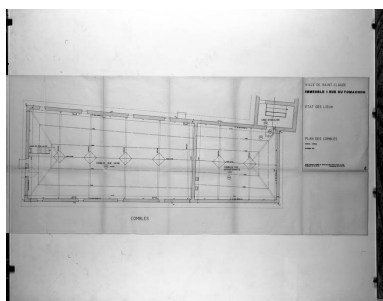


Immeuble 1 rue du Tomachon. Etat des lieux. Plan des combles.

Phot. Yves Sancey,
Phot. Jean Bissieux
IVR43_19963901179V

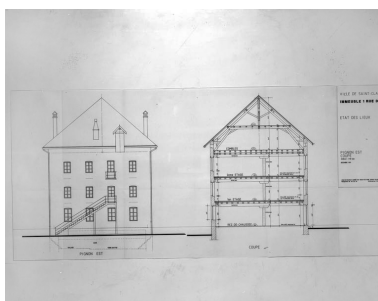

Immeuble 1 rue du Tomachon. Etat des lieux. Pignon est et coupe.


Phot. Yves Sancey,
Phot. Jean Bissieux
IVR43_19923900424V

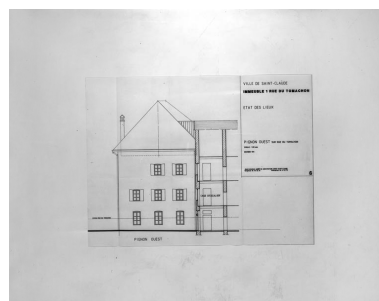

Immeuble 1 rue du Tomachon.


Etat des lieux. Pignon ouest sur rue du Tomachon.

Phot. Yves Sancey,
Phot. Jean Bissieux
IVR43_19923900427V

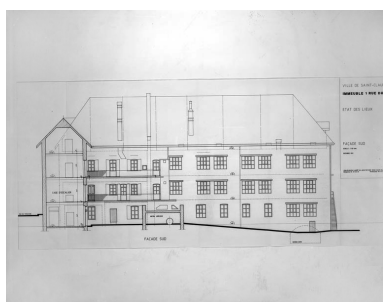


Immeuble 1 rue du Tomachon. Etat des lieux. Façade sud.

Phot. Yves Sancey,
Phot. Jean Bissieux
IVR43_19923900426V

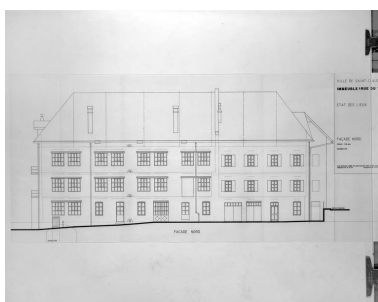


Immeuble 1 rue du Tomachon. Etat des lieux. Façade nord.

 Phot. Yves Sancey,
Phot. Jean Bissieux
IVR43_19923900425V




Réglement d'eau des usines de l'Hôpital et de celles des SSrs Ganivet et consorts. Plan général.


Phot. Jérôme Mongreville,
Phot. C. Ferrand
IVR43_19943900513X

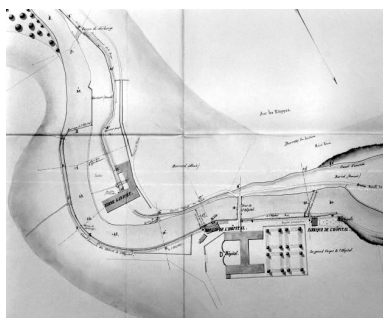


Réglement d'eau des usines
de l'Hôpital et de celles des
SSrs Ganivet et consorts. Plan
général [détail de l'usine].
Phot. Jérôme Mongreville,
Phot. C. Ferrand
IVR43_19943900514X

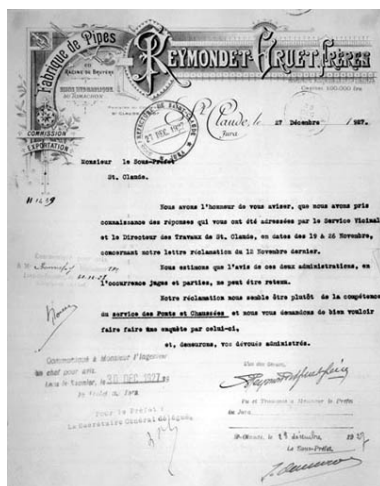

Fabrique de pipes
Reymondet-Gruet Frères.
Phot. Jérôme Mongreville
IVR43_19943900442X

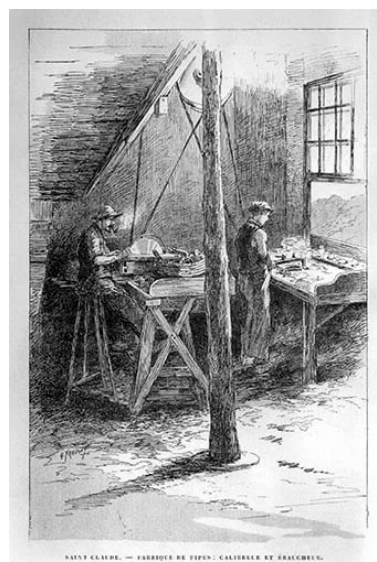

Saint Claude. - Fabrique de
pipes : calibreur et ébaucheur.
Phot. Jérôme Mongreville,
Autr. Gustave Fraipont
IVR43_19923900002X

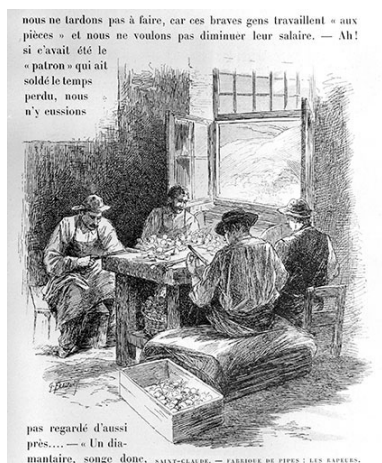


Saint-Claude.- Fabrique
de pipes : les râpeurs.
Phot. Jérôme Mongreville,
Autr. Gustave Fraipont
IVR43_19923900120X



Saint-Claude. Polisseuses de pipes.
Phot. Jérôme Mongreville,
Autr. Gustave Fraipont
IVR43_19923900121X



Saint-Claude (Jura).-
Vallée du Tacon. Le Mont-
Chaboud.- Le Tomachon.
Phot. Jérôme Mongreville
IVR43_19923900161X

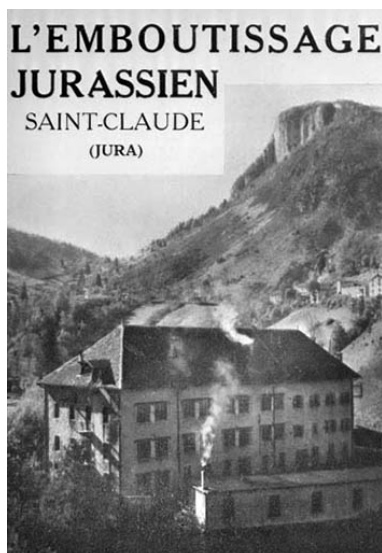

L'Emboutissage jurassien. Saint-Claude (Jura) [vue d'ensemble depuis le nord dans la décennie 1940].

Phot. Jérôme Mongreville,
Autr. Dalloz
IVR43_19963900406X



Vue plongeante sur le site, depuis le nord.
Phot. Laurent Poupard
IVR43_19913900556ZA



Façade antérieure de l'atelier de fabrication et du logement.
Phot. Jérôme Mongreville
IVR43_19913900543V



Façade postérieure de l'atelier de fabrication.
Phot. Laurent Poupard
IVR43_19913900555ZA



Façade postérieure de l'atelier de fabrication.
Phot. Laurent Poupard
IVR43_19913901321Z



Bâtiment d'eau : bache de la turbine et transmission.
Phot. Jérôme Mongreville
IVR43_19913900550X



Atelier de fabrication (rez-de-chaussée) : chaîne d'électrolyse.
Phot. Jérôme Mongreville
IVR43_19913900548X




Atelier de fabrication (1er étage) : intérieur d'un atelier.
Phot. Jérôme Mongreville
IVR43_19913900551X

Atelier de fabrication (rez-de-chaussée) : détail de la chaîne d'électrolyse.
Phot. Jérôme Mongreville
IVR43_19913900549X



Logement et séchoir à ébauchons.
Phot. Jérôme Mongreville
IVR43_19913900545X

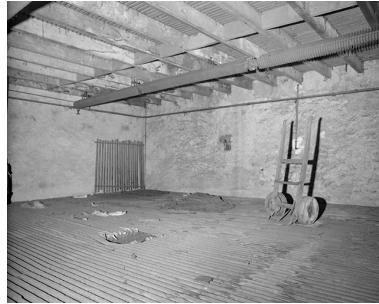

Intérieur du séchoir à ébauchons.
Phot. Jérôme Mongreville
IVR43_19913900547X

Dossiers liés


Dossiers de synthèse :

présentation de l'étude du patrimoine industriel du Jura (IA39000554)

Oeuvre(s) contenue(s) :

Auteur(s) du dossier : Laurent Poupard

Copyright(s) : (c) Région Bourgogne-Franche-Comté, Inventaire du patrimoine

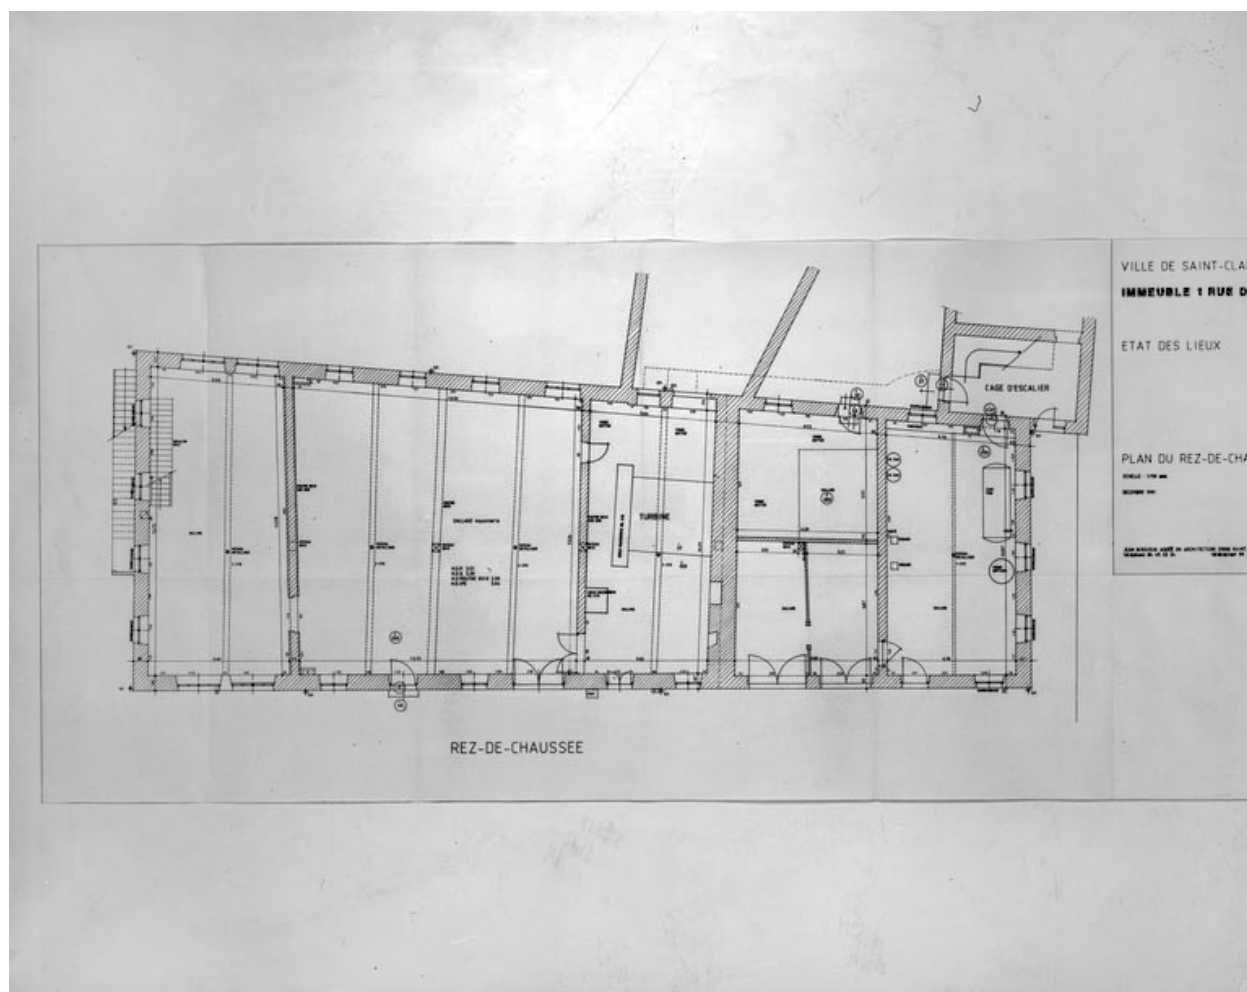

Immeuble 1 rue du Tomachon. Etat des lieux. Plan du rez-de-chaussée.

Référence du document reproduit :

- **Immeuble 1 rue du Tomachon. Etat des lieux. Plan du rez-de-chaussée.**


Immeuble 1 rue du Tomachon. Etat des lieux. Plan du rez-de-chaussée. Dessin, tirage, 1991. Echelle 1:50, par Bissieux, Jean (architecte)
Mairie, Services techniques, Saint-Claude

IVR43_19923900423V

Auteur de l'illustration : Yves Sancey, Auteur de l'illustration : Jean Bissieux

Date de prise de vue : 1992

(c) Région Bourgogne-Franche-Comté, Inventaire du patrimoine ; (c) Bissieux, Jean
reproduction soumise à autorisation du titulaire des droits d'exploitation

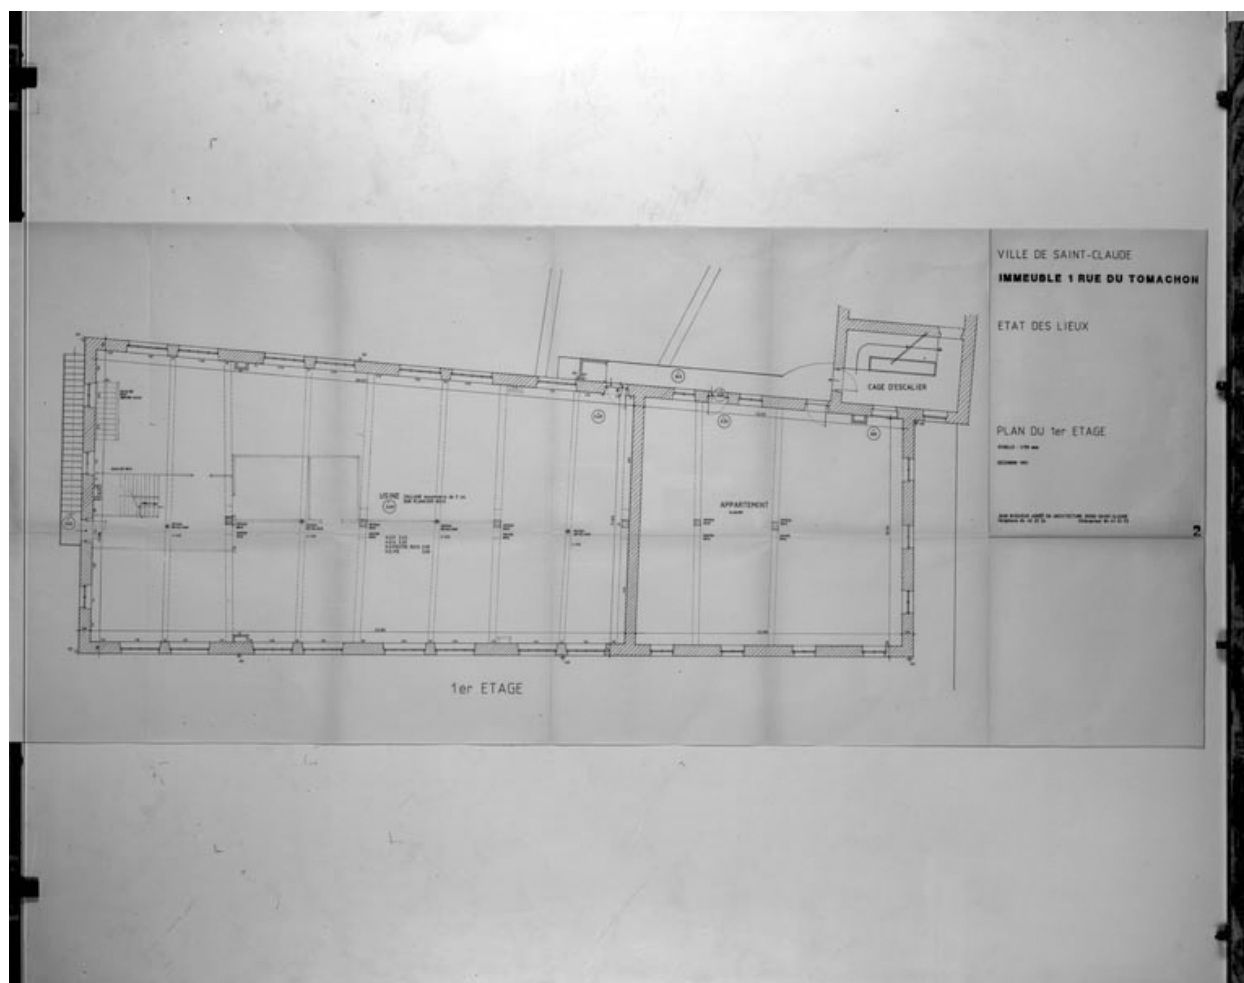

Immeuble 1 rue du Tomachon. Etat des lieux. Plan du 1er étage.

Référence du document reproduit :


- **Immeuble 1 rue du Tomachon. Etat des lieux. Plan du 1er étage.**
Immeuble 1 rue du Tomachon. Etat des lieux. Plan du 1er étage. Dessin, tirage, 1991. Echelle 1:50, par Bissieux, Jean (architecte)
Mairie, Services techniques, Saint-Claude

IVR43_19963901177V

Auteur de l'illustration : Yves Sancey, Auteur de l'illustration : Jean Bissieux

Date de prise de vue : 1996

(c) Région Bourgogne-Franche-Comté, Inventaire du patrimoine
reproduction soumise à autorisation du titulaire des droits d'exploitation

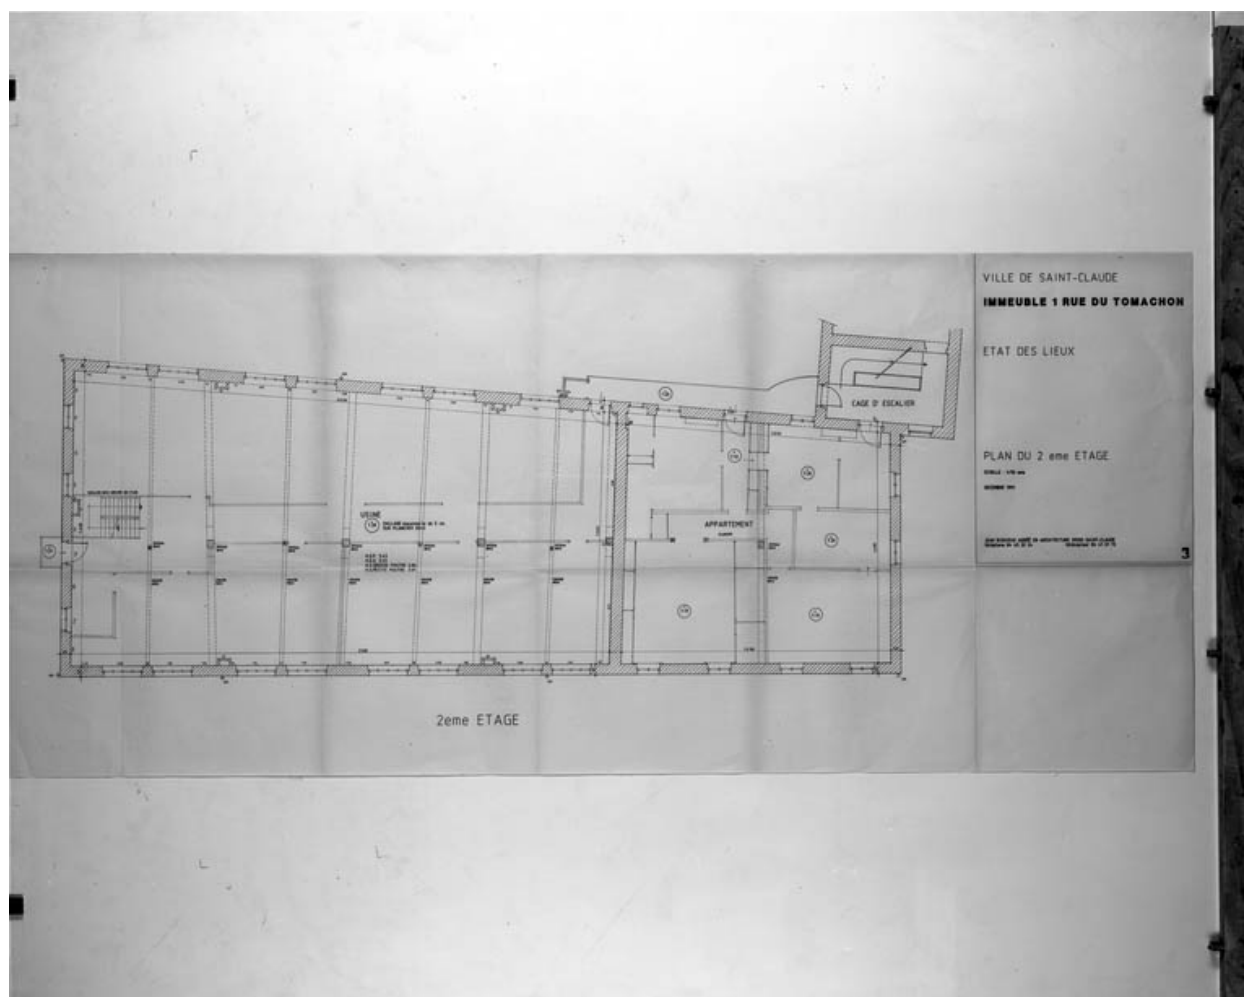

Immeuble 1 rue du Tomachon. Etat des lieux. Plan du 2eme étage.

Référence du document reproduit :


- **Immeuble 1 rue du Tomachon. Etat des lieux. Plan du 2eme étage.**
Immeuble 1 rue du Tomachon. Etat des lieux. Plan du 2eme étage. Dessin, tirage, 1991. Echelle 1:50, par Bissieux, Jean (architecte)
Mairie, Services techniques, Saint-Claude

IVR43_19963901178V

Auteur de l'illustration : Yves Sancey, Auteur de l'illustration : Jean Bissieux

Date de prise de vue : 1996

(c) Région Bourgogne-Franche-Comté, Inventaire du patrimoine
reproduction soumise à autorisation du titulaire des droits d'exploitation

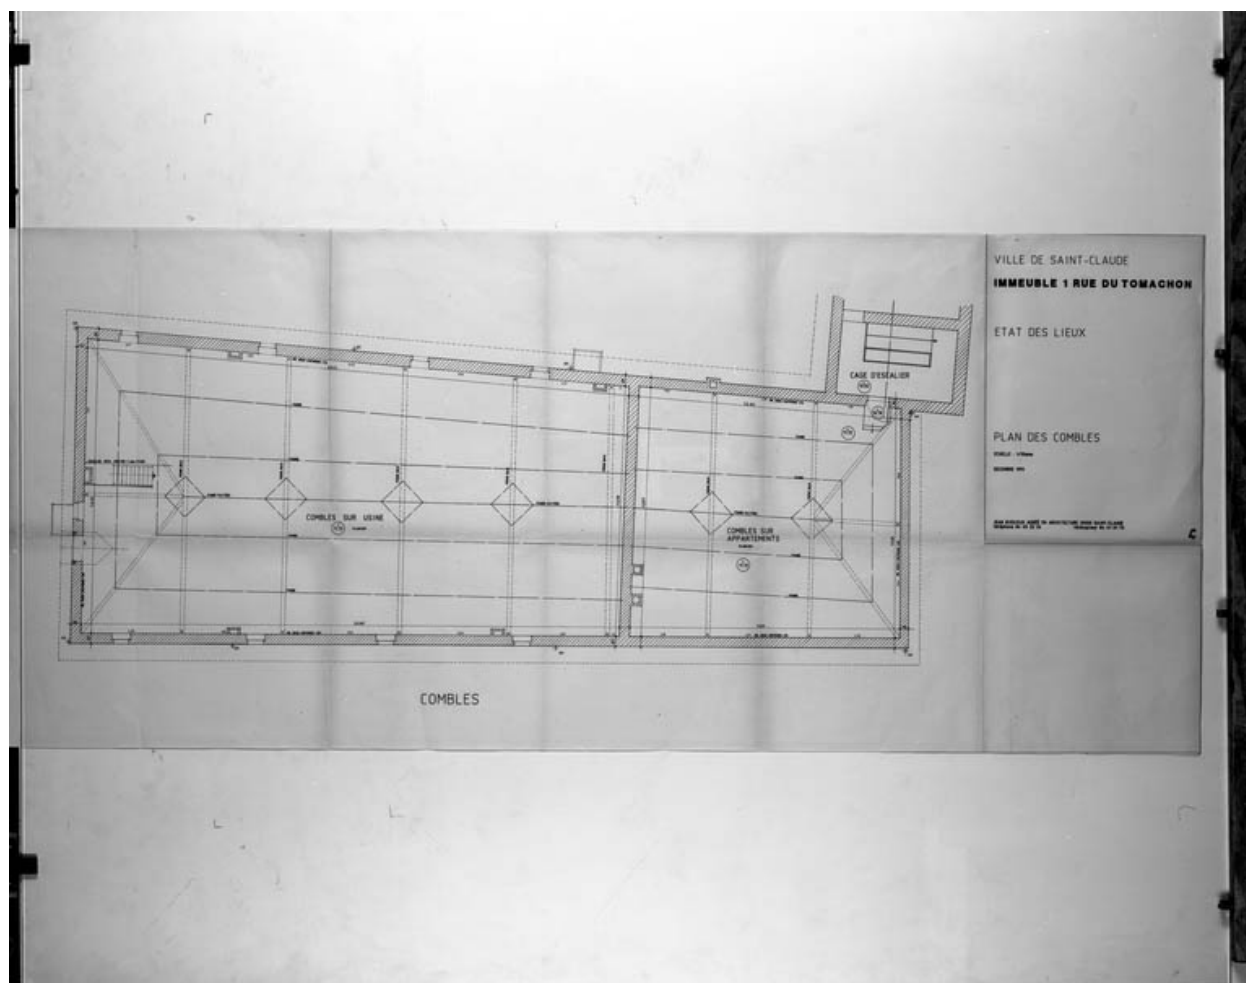

Immeuble 1 rue du Tomachon. Etat des lieux. Plan des combles.

Référence du document reproduit :


- **Immeuble 1 rue du Tomachon. Etat des lieux. Plan des combles.**
Immeuble 1 rue du Tomachon. Etat des lieux. Plan des combles. Dessin, tirage, 1991. Echelle 1:50, par Bissieux, Jean (architecte)
Mairie, Services techniques, Saint-Claude

IVR43_19963901179V

Auteur de l'illustration : Yves Sancey, Auteur de l'illustration : Jean Bissieux

Date de prise de vue : 1996

(c) Région Bourgogne-Franche-Comté, Inventaire du patrimoine
reproduction soumise à autorisation du titulaire des droits d'exploitation

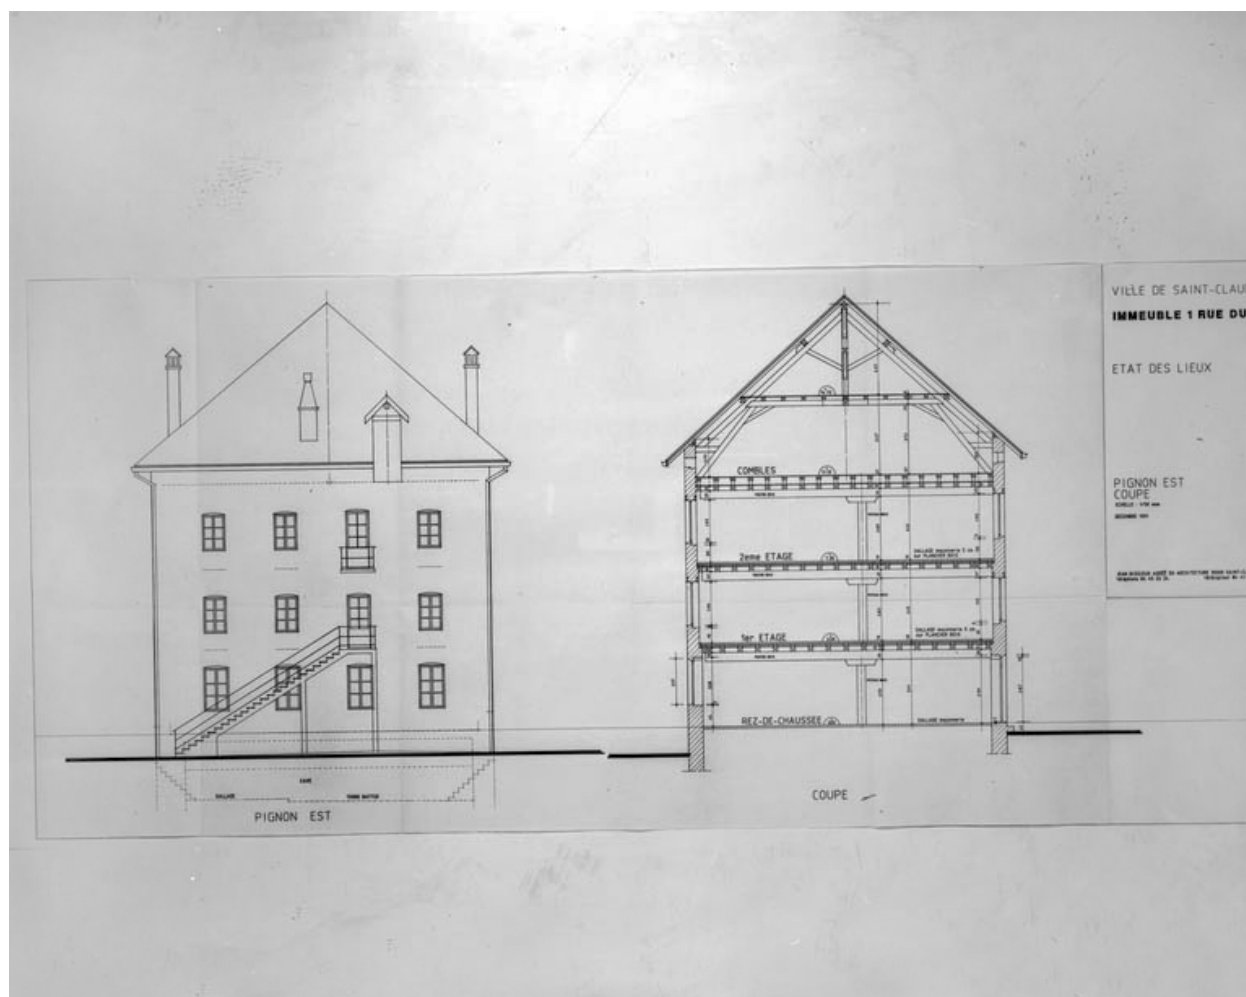

Immeuble 1 rue du Tomachon. Etat des lieux. Pignon est et coupe.

Référence du document reproduit :


- **Immeuble 1 rue du Tomachon. Etat des lieux. Pignon est et coupe.**
Immeuble 1 rue du Tomachon. Etat des lieux. Pignon est et coupe. Dessin, tirage, 1991. Echelle 1:50, par Bissieux, Jean (architecte)
Mairie, Services techniques, Saint-Claude

IVR43_19923900424V

Auteur de l'illustration : Yves Sancey, Auteur de l'illustration : Jean Bissieux

Date de prise de vue : 1992

(c) Région Bourgogne-Franche-Comté, Inventaire du patrimoine ; (c) Bissieux, Jean
reproduction soumise à autorisation du titulaire des droits d'exploitation

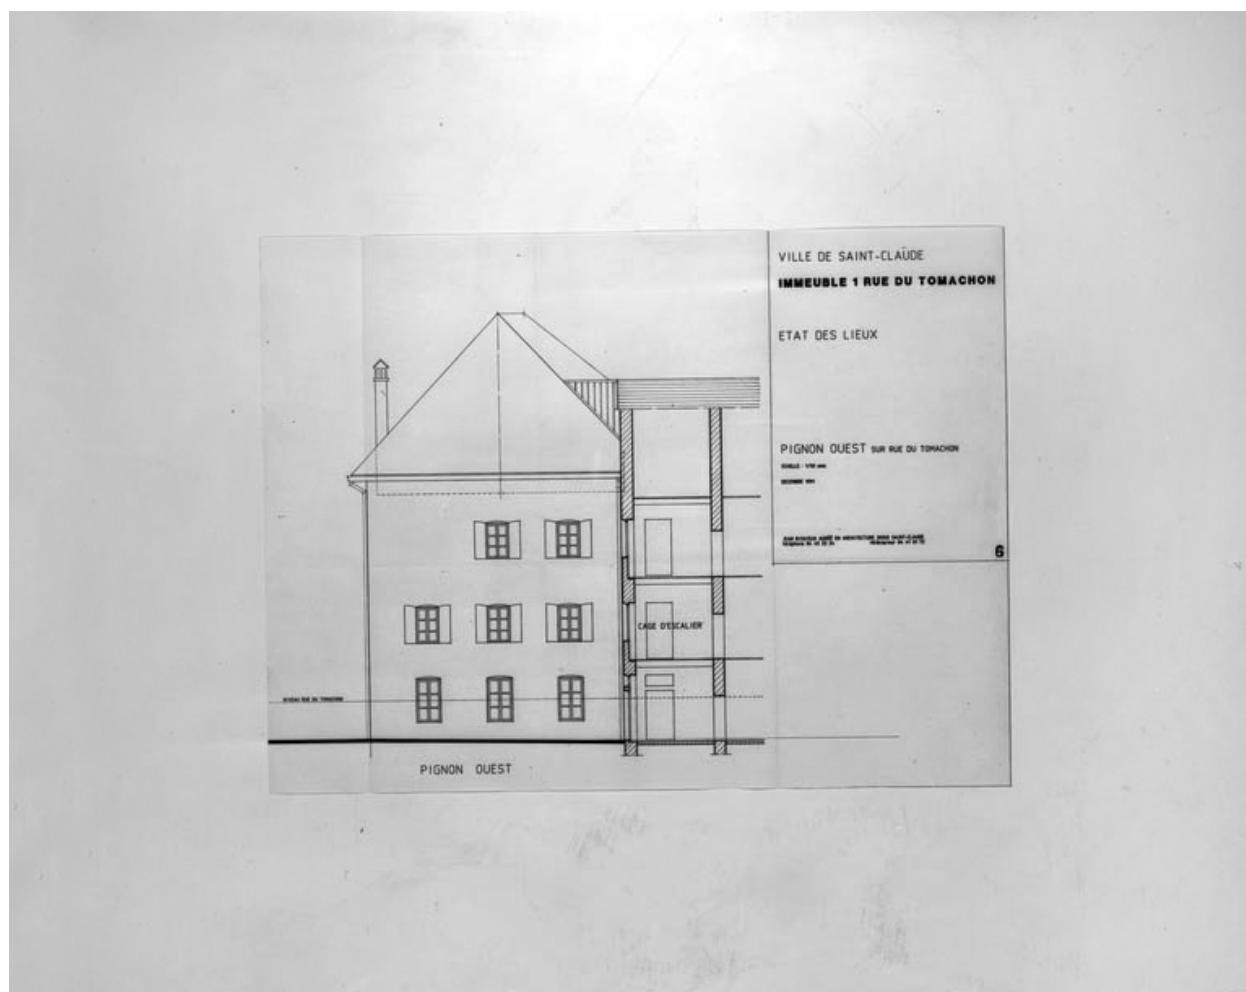

Immeuble 1 rue du Tomachon. Etat des lieux. Pignon ouest sur rue du Tomachon.

Référence du document reproduit :


- **Immeuble 1 rue du Tomachon. Etat des lieux. Pignon ouest sur rue du Tomachon.**
Immeuble 1 rue du Tomachon. Etat des lieux. Pignon ouest sur rue du Tomachon. Dessin, tirage, 1991. Echelle 1:50, par Bissieux, Jean (architecte)
Mairie, Services techniques, Saint-Claude

IVR43_19923900427V

Auteur de l'illustration : Yves Sancey, Auteur de l'illustration : Jean Bissieux

Date de prise de vue : 1992

(c) Région Bourgogne-Franche-Comté, Inventaire du patrimoine ; (c) Bissieux, Jean
reproduction soumise à autorisation du titulaire des droits d'exploitation

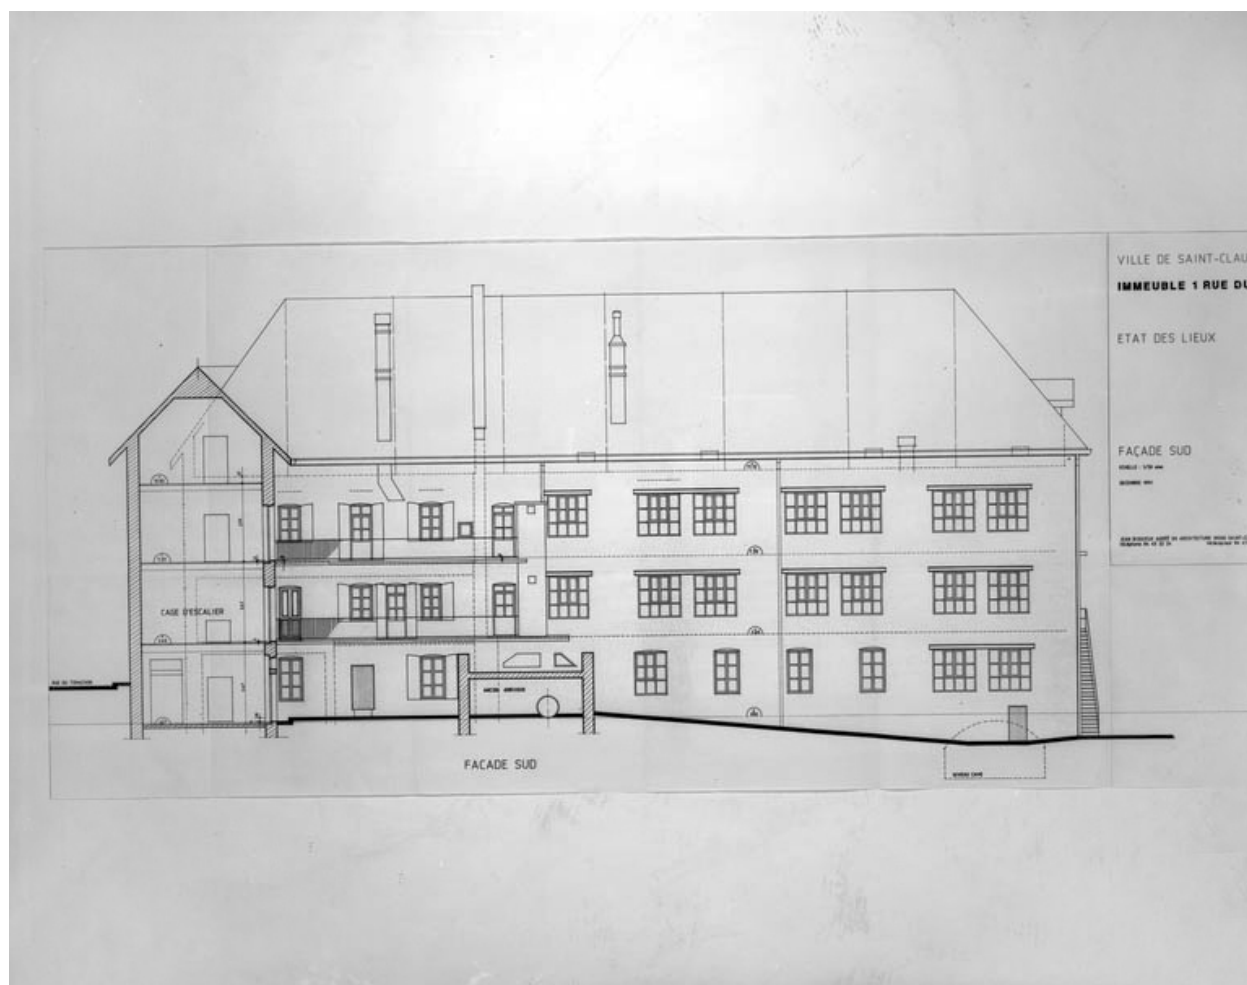

Immeuble 1 rue du Tomachon. Etat des lieux. Façade sud.

Référence du document reproduit :


- **Immeuble 1 rue du Tomachon. Etat des lieux. Façade sud.**
Immeuble 1 rue du Tomachon. Etat des lieux. Façade sud. Dessin, tirage, 1991. Echelle 1:50, par Bissieux, Jean (architecte)
Mairie, Services techniques, Saint-Claude

IVR43_19923900426V

Auteur de l'illustration : Yves Sancey, Auteur de l'illustration : Jean Bissieux

Date de prise de vue : 1992

(c) Région Bourgogne-Franche-Comté, Inventaire du patrimoine ; (c) Bissieux, Jean
reproduction soumise à autorisation du titulaire des droits d'exploitation

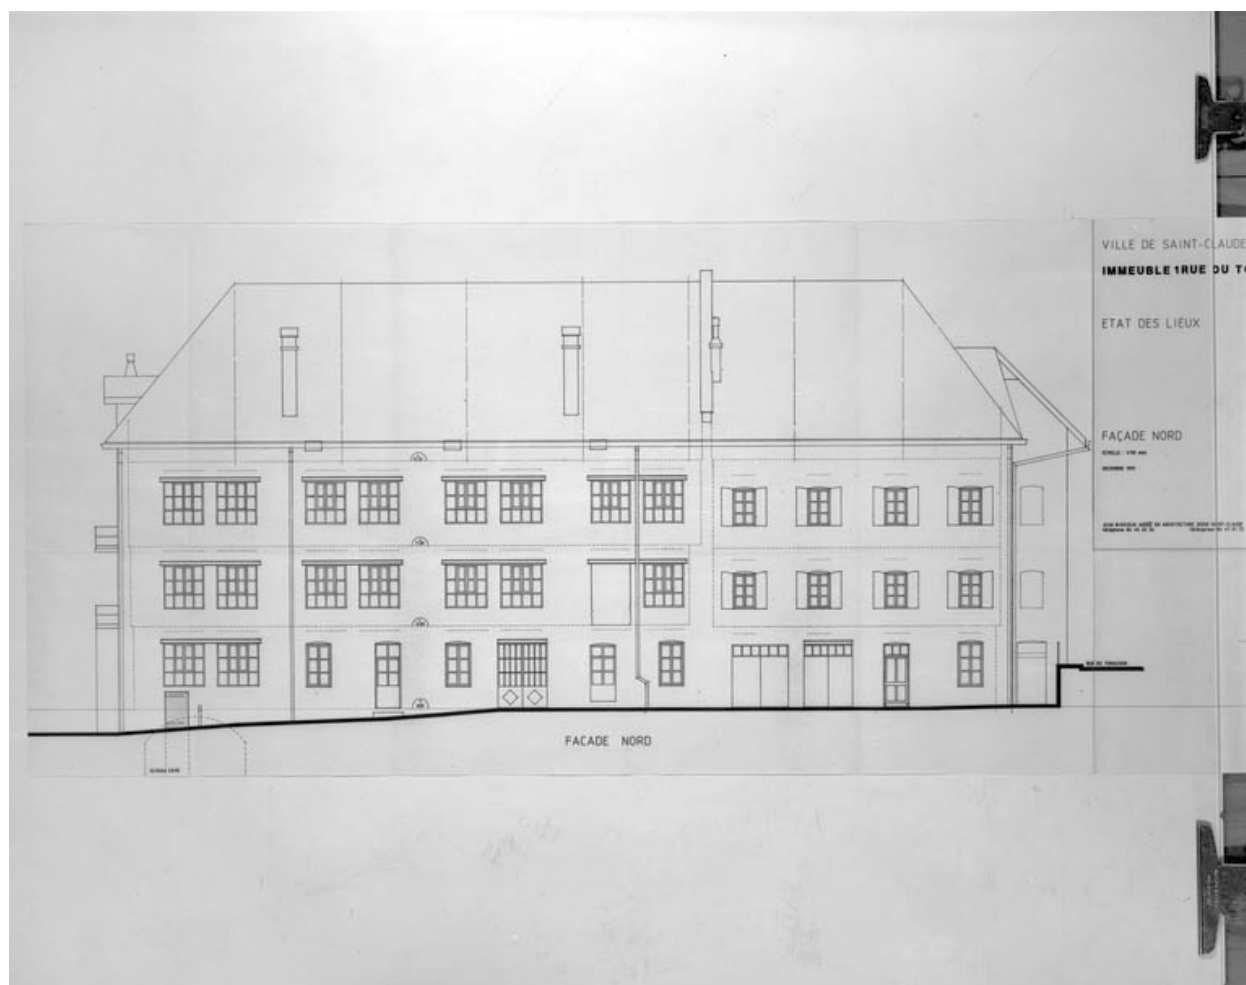

Immeuble 1 rue du Tomachon. Etat des lieux. Façade nord.

Référence du document reproduit :


- **Immeuble 1 rue du Tomachon. Etat des lieux. Façade nord.**
Immeuble 1 rue du Tomachon. Etat des lieux. Façade nord. Dessin, tirage, 1991. Echelle 1:50, par Bissieux, Jean (architecte)
Mairie, Services techniques, Saint-Claude

IVR43_19923900425V

Auteur de l'illustration : Yves Sancey, Auteur de l'illustration : Jean Bissieux

Date de prise de vue : 1992

(c) Région Bourgogne-Franche-Comté, Inventaire du patrimoine ; (c) Bissieux, Jean
reproduction soumise à autorisation du titulaire des droits d'exploitation

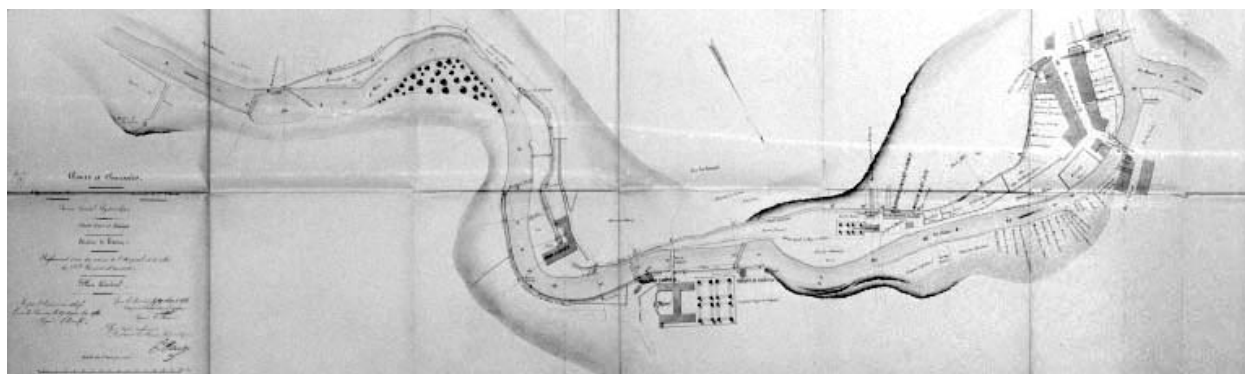

Règlement d'eau des usines de l'Hôpital et de celles des SSrs Ganivet et consorts. Plan général.

Référence du document reproduit :


- **Règlement d'eau des usines de l'Hôpital et de celles des SSrs Ganivet et consorts. Plan général.**
Règlement d'eau des usines de l'Hôpital et de celles des SSrs Ganivet et consorts. Plan général. Dessin, 29 août 1850. Echelle 1:1000, par Ferrand, C. (ingénieur)
Archives départementales du Jura, Montmorot

IVR43_19943900513X

Auteur de l'illustration : Jérôme Mongreville, Auteur de l'illustration : C. Ferrand

Date de prise de vue : 1994

(c) Région Bourgogne-Franche-Comté, Inventaire du patrimoine
reproduction soumise à autorisation du titulaire des droits d'exploitation

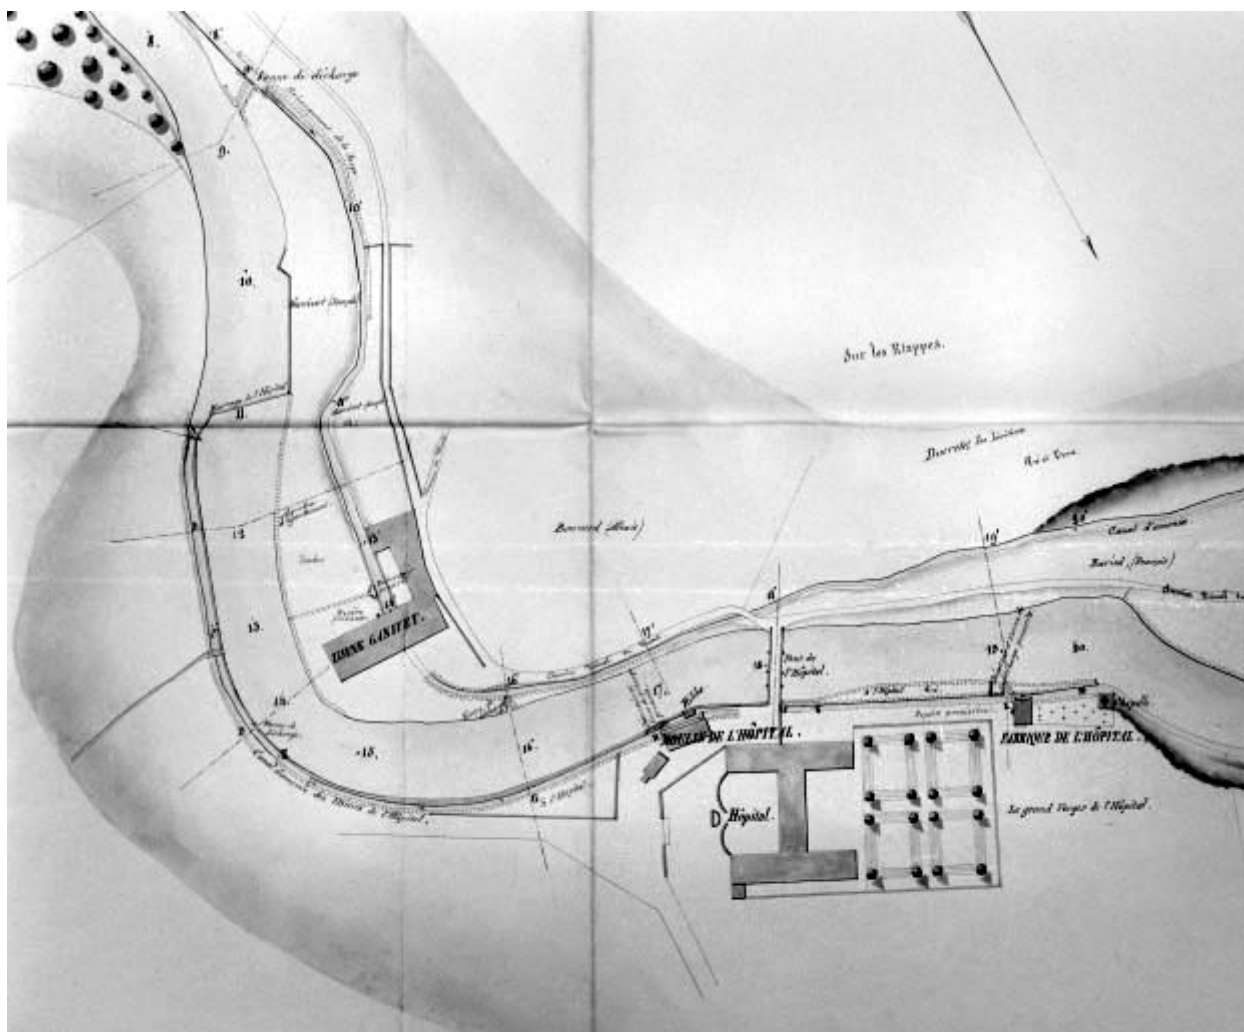

Réglement d'eau des usines de l'Hôpital et de celles des SSrs Ganivet et consorts. Plan général [détail de l'usine].

Référence du document reproduit :

- **Réglement d'eau des usines de l'Hôpital et de celles des SSrs Ganivet et consorts. Plan général [détail de l'usine].**

Réglement d'eau des usines de l'Hôpital et de celles des SSrs Ganivet et consorts. Plan général [détail de l'usine]. Dessin, 29 août 1850. Echelle 1:1000, par Ferrand, C. (ingénieur)


Archives départementales du Jura, Montmorot

IVR43_19943900514X

Auteur de l'illustration : Jérôme Mongreville, Auteur de l'illustration : C. Ferrand

Date de prise de vue : 1994

(c) Région Bourgogne-Franche-Comté, Inventaire du patrimoine
reproduction soumise à autorisation du titulaire des droits d'exploitation

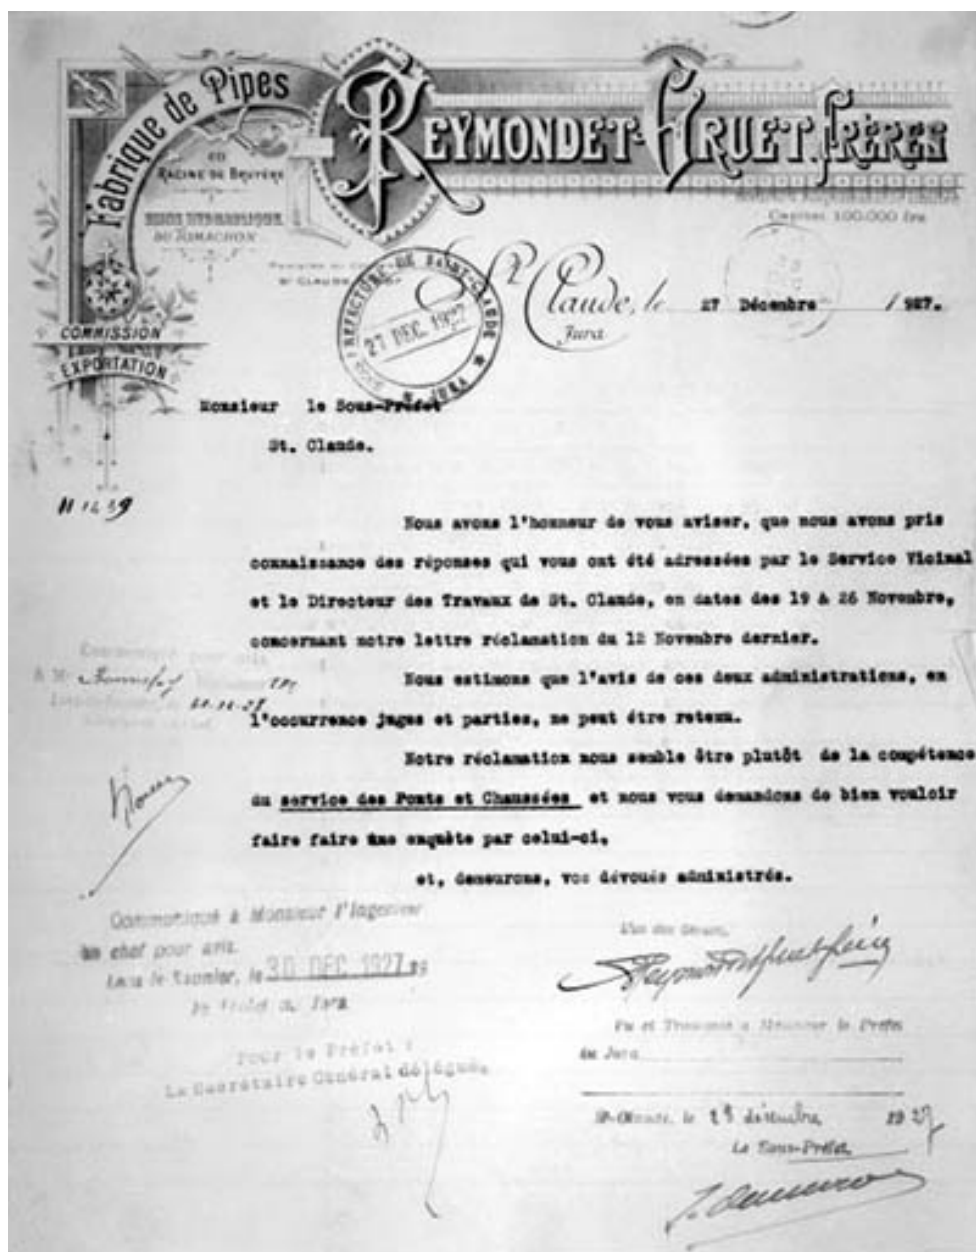

Fabrique de pipes Reymondet-Gruet Frères.

Référence du document reproduit :


- **Fabrique de pipes Reymondet-Gruet Frères.**
Fabrique de pipes Reymondet-Gruet Frères. Dessin imprimé, papier à en-tête, 27 décembre 1927. H. Gérault impr.
Archives départementales du Jura, Montmorot

IVR43_19943900442X

Auteur de l'illustration : Jérôme Mongreville

Date de prise de vue : 1994

(c) Région Bourgogne-Franche-Comté, Inventaire du patrimoine
reproduction soumise à autorisation du titulaire des droits d'exploitation

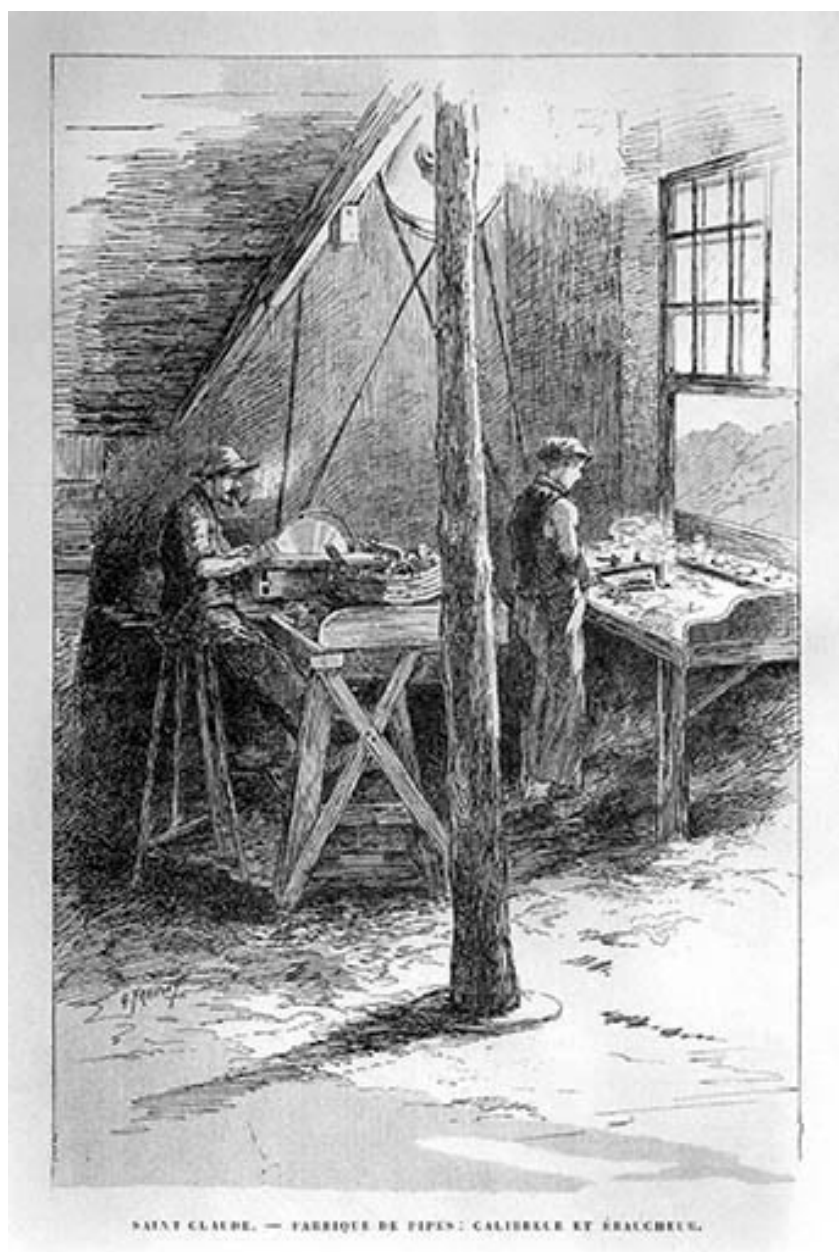

Saint Claude. - Fabrique de pipes : calibreur et ébaucheur.

Référence du document reproduit :

- **Saint Claude. - Fabrique de pipes : calibreur et ébaucheur.**

Saint Claude. - Fabrique de pipes : calibreur et ébaucheur. Gravure, s.d. [4e quart 19e siècle, entre 1890 et 1900], par Fraipont, Gustave (dessinateur). Dans : " Le Jura et le pays franc-comtois " / Gustave Fraipont, Paris : Henri Laurens, s.d. [entre 1890 et 1900], p. 305.

Archives municipales, Saint-Claude

IVR43_19923900002X

Auteur de l'illustration : Jérôme Mongreville

Auteur du document reproduit : Gustave Fraipont

Date de prise de vue : 1992

(c) Région Bourgogne-Franche-Comté, Inventaire du patrimoine
reproduction soumise à autorisation du titulaire des droits d'exploitation



Saint-Claude.- Fabrique de pipes : les râpeurs.

Référence du document reproduit :

- **Saint-Claude.- Fabrique de pipes : les râpeurs.**

Saint-Claude.- Fabrique de pipes : les râpeurs. Gravure, s.d. [4e quart 19e siècle, entre 1890 et 1900], par Fraipont, Gustave (dessinateur). Dans : " Le Jura et le pays franc-comtois " / Gustave Fraipont : Paris, Henri Laurens, s.d. [entre 1890 et 1900], p. 289.

IVR43_19923900120X

Auteur de l'illustration : Jérôme Mongreville

Auteur du document reproduit : Gustave Fraipont

Date de prise de vue : 1992

(c) Région Bourgogne-Franche-Comté, Inventaire du patrimoine
reproduction soumise à autorisation du titulaire des droits d'exploitation



Saint-Claude. Polisseuses de pipes.

Référence du document reproduit :

- **Saint-Claude. Polisseuses de pipes.**
Saint-Claude. Polisseuses de pipes. Gravure, s.d. [4e quart 19e siècle, entre 1890 et 1900], par Fraipont, Gustave (dessinateur). Dans : " Le Jura et le pays franc-comtois " / Gustave Fraipont, Paris : Henri Laurens, s.d. [entre 1890 et 1900], p. 293.

IVR43_19923900121X

Auteur de l'illustration : Jérôme Mongreville

Auteur du document reproduit : Gustave Fraipont

Date de prise de vue : 1992

(c) Région Bourgogne-Franche-Comté, Inventaire du patrimoine
reproduction soumise à autorisation du titulaire des droits d'exploitation



Saint-Claude (Jura).- Vallée du Tacon. Le Mont-Chaboud.- Le Tomachon.

Référence du document reproduit :


- **Saint-Claude (Jura).- Vallée du Tacon. Le Mont-Chaboud.- Le Tomachon.**
Saint-Claude (Jura).- Vallée du Tacon. Le Mont-Chaboud.- Le Tomachon. Carte postale, s.d. [1er quart 20e siècle]. Malfroy éd.
Collection particulière : Gérard Chapel, Saint-Claude

IVR43_19923900161X

Auteur de l'illustration : Jérôme Mongreville

Date de prise de vue : [date non déterminée]

(c) Région Bourgogne-Franche-Comté, Inventaire du patrimoine
reproduction soumise à autorisation du titulaire des droits d'exploitation

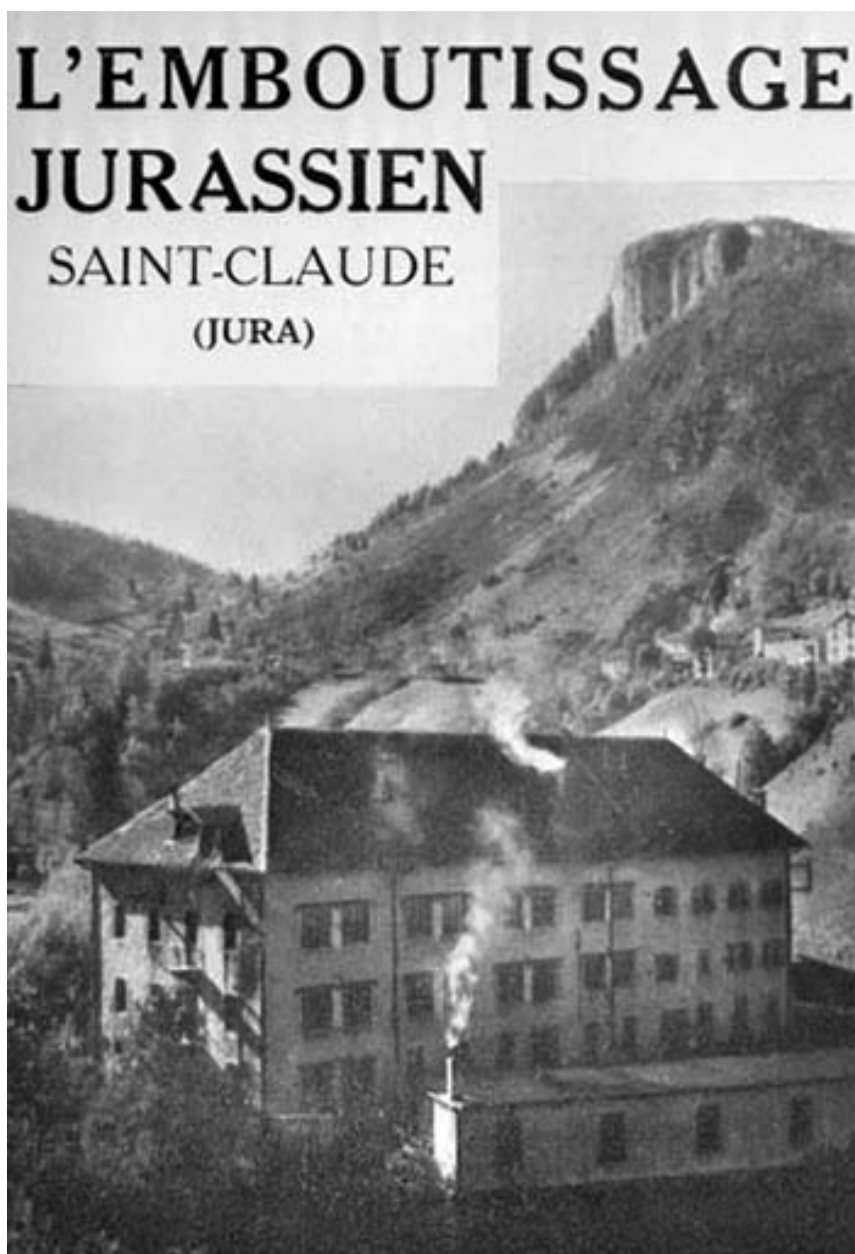

L'Emboutissage jurassien. Saint-Claude (Jura) [vue d'ensemble depuis le nord dans la décennie 1940].

Référence du document reproduit :

- **L'Emboutissage jurassien. Saint-Claude (Jura) [vue d'ensemble depuis le nord dans la décennie 1940].**
L'Emboutissage jurassien. Saint-Claude (Jura) [vue d'ensemble depuis le nord dans la décennie 1940].
Photographie, s.d. [2e quart 20e siècle, décennie 1940], par Dalloz (photographe). Dans : " L'Opinion économique et financière ", juillet 1949, n° 2, p. 160.

IVR43_19963900406X

Auteur de l'illustration : Jérôme Mongreville

Auteur du document reproduit : Dalloz

Date de prise de vue : [1949]

(c) Région Bourgogne-Franche-Comté, Inventaire du patrimoine
reproduction soumise à autorisation du titulaire des droits d'exploitation



Vue plongeante sur le site, depuis le nord.

IVR43_19913900556ZA

Auteur de l'illustration : Laurent Poupard

Date de prise de vue : 1991

(c) Région Bourgogne-Franche-Comté, Inventaire du patrimoine
reproduction soumise à autorisation du titulaire des droits d'exploitation



Façade antérieure de l'atelier de fabrication et du logement.

IVR43_19913900543V

Auteur de l'illustration : Jérôme Mongreville

Date de prise de vue : 1991

(c) Région Bourgogne-Franche-Comté, Inventaire du patrimoine
reproduction soumise à autorisation du titulaire des droits d'exploitation



Façade postérieure de l'atelier de fabrication.

IVR43_19913900555ZA

Auteur de l'illustration : Laurent Poupard

Date de prise de vue : 1991

(c) Région Bourgogne-Franche-Comté, Inventaire du patrimoine
reproduction soumise à autorisation du titulaire des droits d'exploitation



Façade postérieure de l'atelier de fabrication.

IVR43_19913901321Z

Auteur de l'illustration : Laurent Poupard

Date de prise de vue : 1991

(c) Région Bourgogne-Franche-Comté, Inventaire du patrimoine
reproduction soumise à autorisation du titulaire des droits d'exploitation



Bâtiment d'eau : bache de la turbine et transmission.

IVR43_19913900550X

Auteur de l'illustration : Jérôme Mongreville

Date de prise de vue : 1991

(c) Région Bourgogne-Franche-Comté, Inventaire du patrimoine
reproduction soumise à autorisation du titulaire des droits d'exploitation



Atelier de fabrication (rez-de-chaussée) : chaîne d'électrolyse.

IVR43_19913900548X

Auteur de l'illustration : Jérôme Mongreville

Date de prise de vue : 1991

(c) Région Bourgogne-Franche-Comté, Inventaire du patrimoine
reproduction soumise à autorisation du titulaire des droits d'exploitation



Atelier de fabrication (rez-de-chaussée) : détail de la chaîne d'électrolyse.

IVR43_19913900549X

Auteur de l'illustration : Jérôme Mongreville

Date de prise de vue : 1991

(c) Région Bourgogne-Franche-Comté, Inventaire du patrimoine
reproduction soumise à autorisation du titulaire des droits d'exploitation



Atelier de fabrication (1er étage) : intérieur d'un atelier.

IVR43_19913900551X

Auteur de l'illustration : Jérôme Mongreville

Date de prise de vue : 1991

(c) Région Bourgogne-Franche-Comté, Inventaire du patrimoine
reproduction soumise à autorisation du titulaire des droits d'exploitation



Logement et séchoir à ébauchons.

IVR43_19913900545X

Auteur de l'illustration : Jérôme Mongreville

Date de prise de vue : 1991

(c) Région Bourgogne-Franche-Comté, Inventaire du patrimoine
reproduction soumise à autorisation du titulaire des droits d'exploitation



Intérieur du séchoir à ébauchons.

IVR43_19913900547X

Auteur de l'illustration : Jérôme Mongreville

Date de prise de vue : 1991

(c) Région Bourgogne-Franche-Comté, Inventaire du patrimoine
reproduction soumise à autorisation du titulaire des droits d'exploitation