


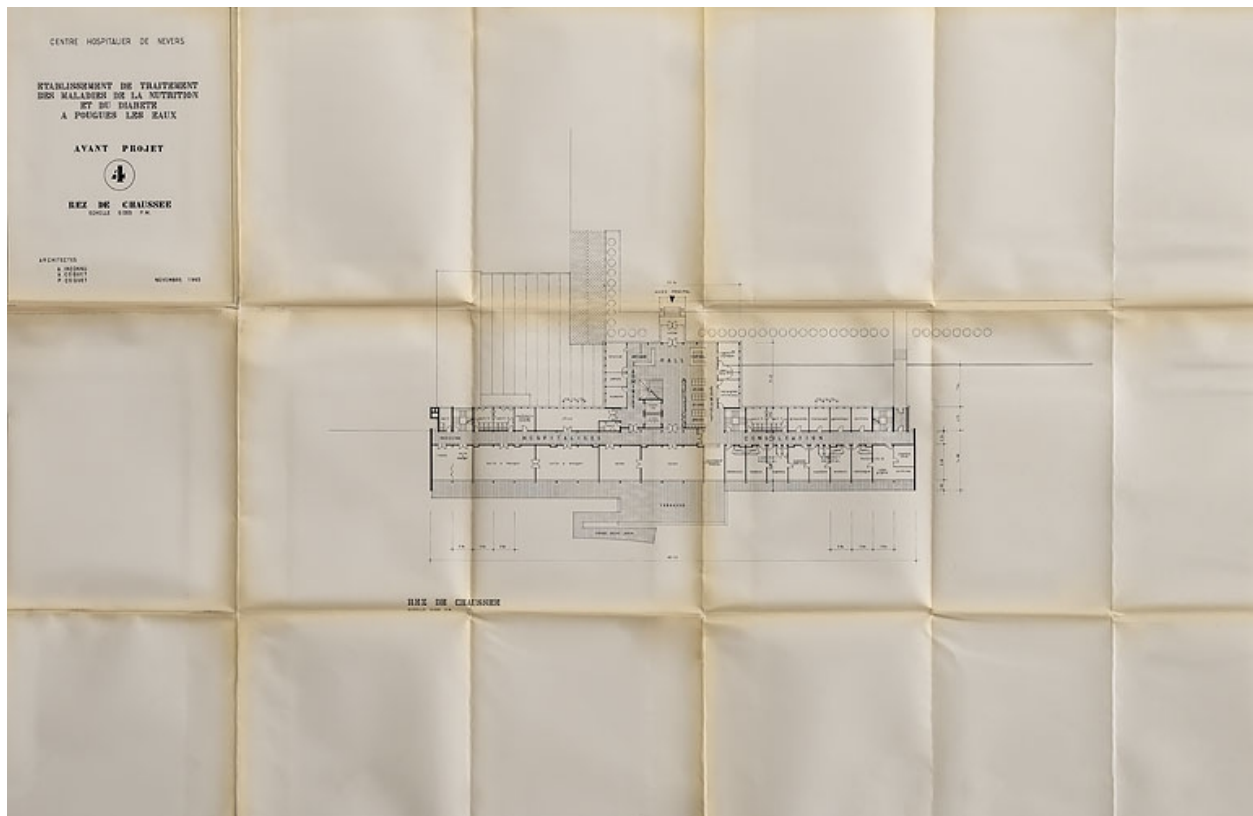

Avant-projet d'une maison du diabète aux Chailloux, plan du rez-de-chaussée (1965).

Référence du document reproduit :

- **Centre hospitalier de Nevers. Établissement de traitement des maladies de la nutrition et du diabète à Pougues-les-Eaux. Avant-projet. Plan du rez-de-chaussée. Novembre 1965.**

Centre hospitalier de Nevers. Établissement de traitement des maladies de la nutrition et du diabète à Pougues-les-Eaux. Avant-projet. Plan du rez-de-chaussée / Armand Inconnu. A. Coquet. P. Coquet. Novembre 1965. 112 cm x 72 cm. Échelle 1/200.

Archives départementales de la Nièvre, Nevers : 46 J 606

IVR26_20205800385NUC4A

Auteur de l'illustration : Pierre-Marie Barbe-Richaud

Auteur du document reproduit : Armand Inconnu, André Noël Coquet, Pierre Coquet

Date de prise de vue : 2020

(c) Région Bourgogne-Franche-Comté, Inventaire du patrimoine
reproduction soumise à autorisation du titulaire des droits d'exploitation